


3 $\phi$  N/PE, 380/220V, 50HZ.

ACIKLAMA	ENERJİ GIRİŞİ	SİNYAL LAMBASI	-	-	-	-	-	-	-
CIKIS NO	0	-	1	2	3	4	5	6	7
GUC	-	-	-	-	-	-	-	-	-
FAZ	L1 L2 L3	L1 L2 L3	L1 L2 L3	L1 L2 L3	L1 L2 L3	L1 L2 L3	L1 L2 L3	L1 L2 L3	L1 L2 L3
KABLO	-	-	-	-	-	-	-	-	-
KUMANDA TİPİ	-	-	-	-	-	-	-	-	-

Revizyon	Tarih	İsme	Tarih	Revizyon	Tarih	İsme
Değişiklik	08/04/2004	A.N.ARIPIVAR	08/04/2004	0	T. AVCI	M. KARTAL

<b>aktif</b> ELEKTRİK MÜHENDİSLİK, MÜTAVANLIK SAKI SAN. VE TIC. LTD. STI. SOĞUK SOKAK NO:28 ERENKÖY 1 LEVİZİ-İST. TEL: (0212) 27984770 (diğer hatlar:0212) 28278433	KAPALI SPOR SALONU AYDINLATMA PANDUSU Single line diagram Tek kütüplü semva	AYDINLATMA Drawing No: SSN1-20 Resim No:	Total Page: 4 Total Sheet: 1
---	--	--	---------------------------------

3~ N/PE, 380/220V, 50HZ.

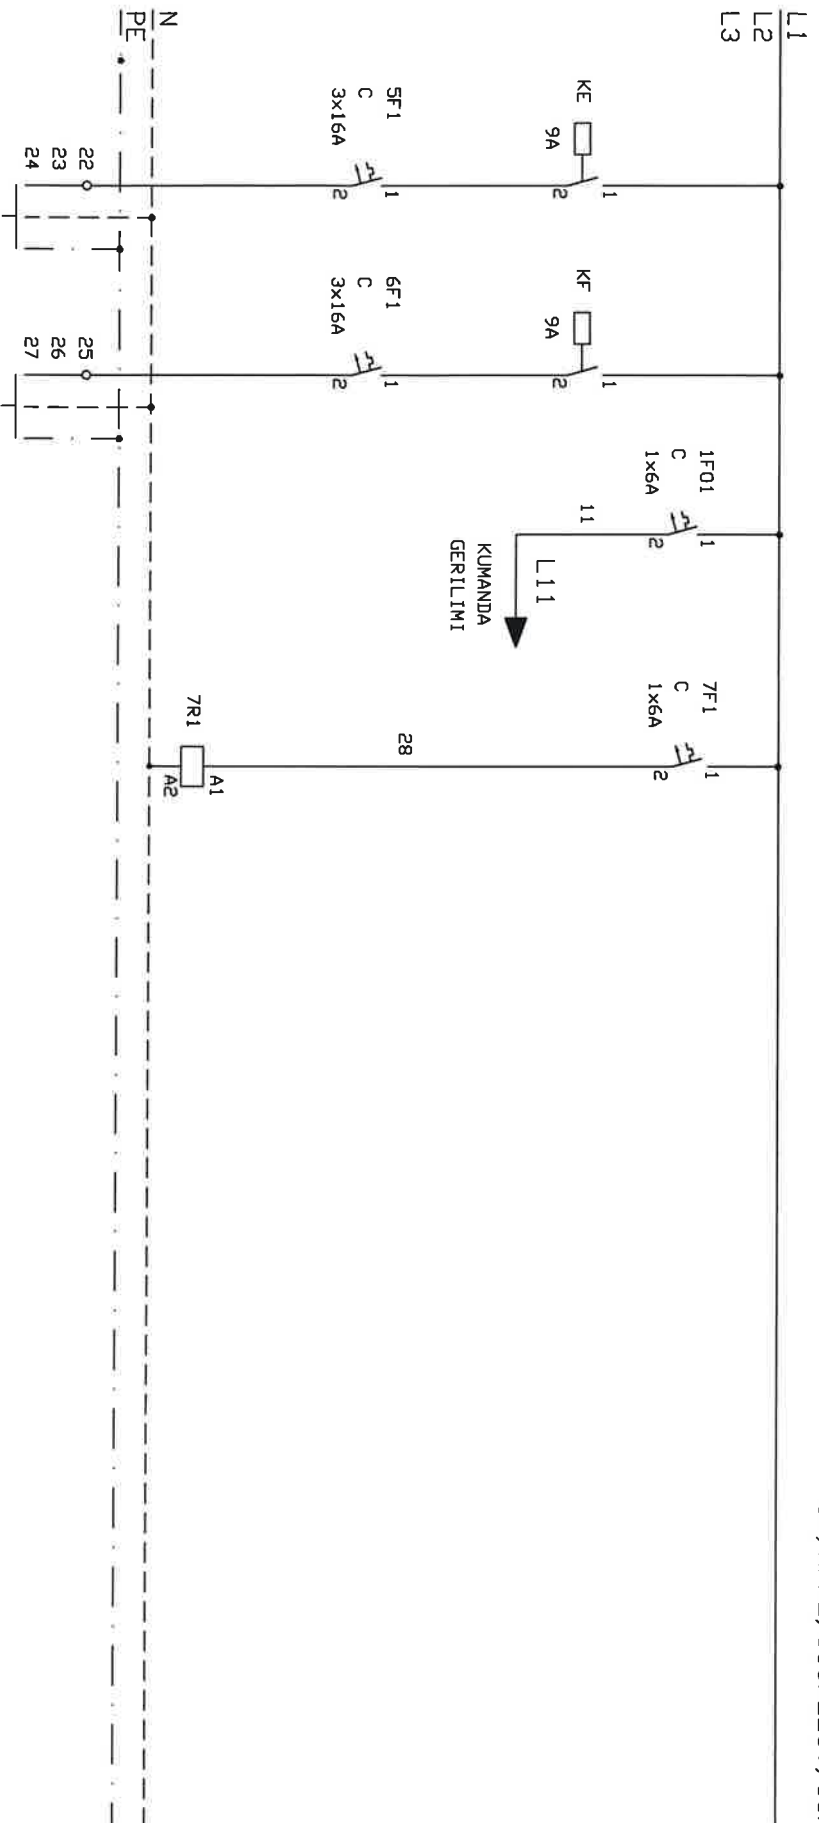


ACIKLAMA	-	-	KUMANDA GERILIMI	-	-	-	-	-
CIKIS NO	8	9	10	-	-	-	-	-
GUC	-	-	-	-	-	-	-	-
FAZ	L1 L2 L3	L1 L2 L3	L1	-	-	-	-	-
KABLO	-	-	-	-	-	-	-	-
KUMANDA TİPİ	-	-	-	-	-	-	-	-

Revizyon	Date	Yapılan İşler	Yapılan Tarih	Yapılan Kişi
01	08/04/2004	Yapılan İşler	08/04/2004	A.N.ARIPINAR
02		Yapılan İşler		T. ANCI
03		Yapılan İşler		M. KARTAL

Sabancı Üniversitesi		aktif		KAPALI SPOR SALONU AYDINLATMA PANDUSU		AYDINLATMA	
ELEKTRİK MÜHÜRLEME, MÜTEAHHİTLİK		S.M. ve T.T.C. LTD. ŞTİ.		Single line diagram		Ref. No. / Drawing No. / RESİM NO. / SSN1-21	
TEL: 0212 2784110 (Geni) / 2784312 (2873MS)				Tek Kutuplu şema		Toplam Sayfa / Sayfa No. / SMFA NO. / 4 / 2	

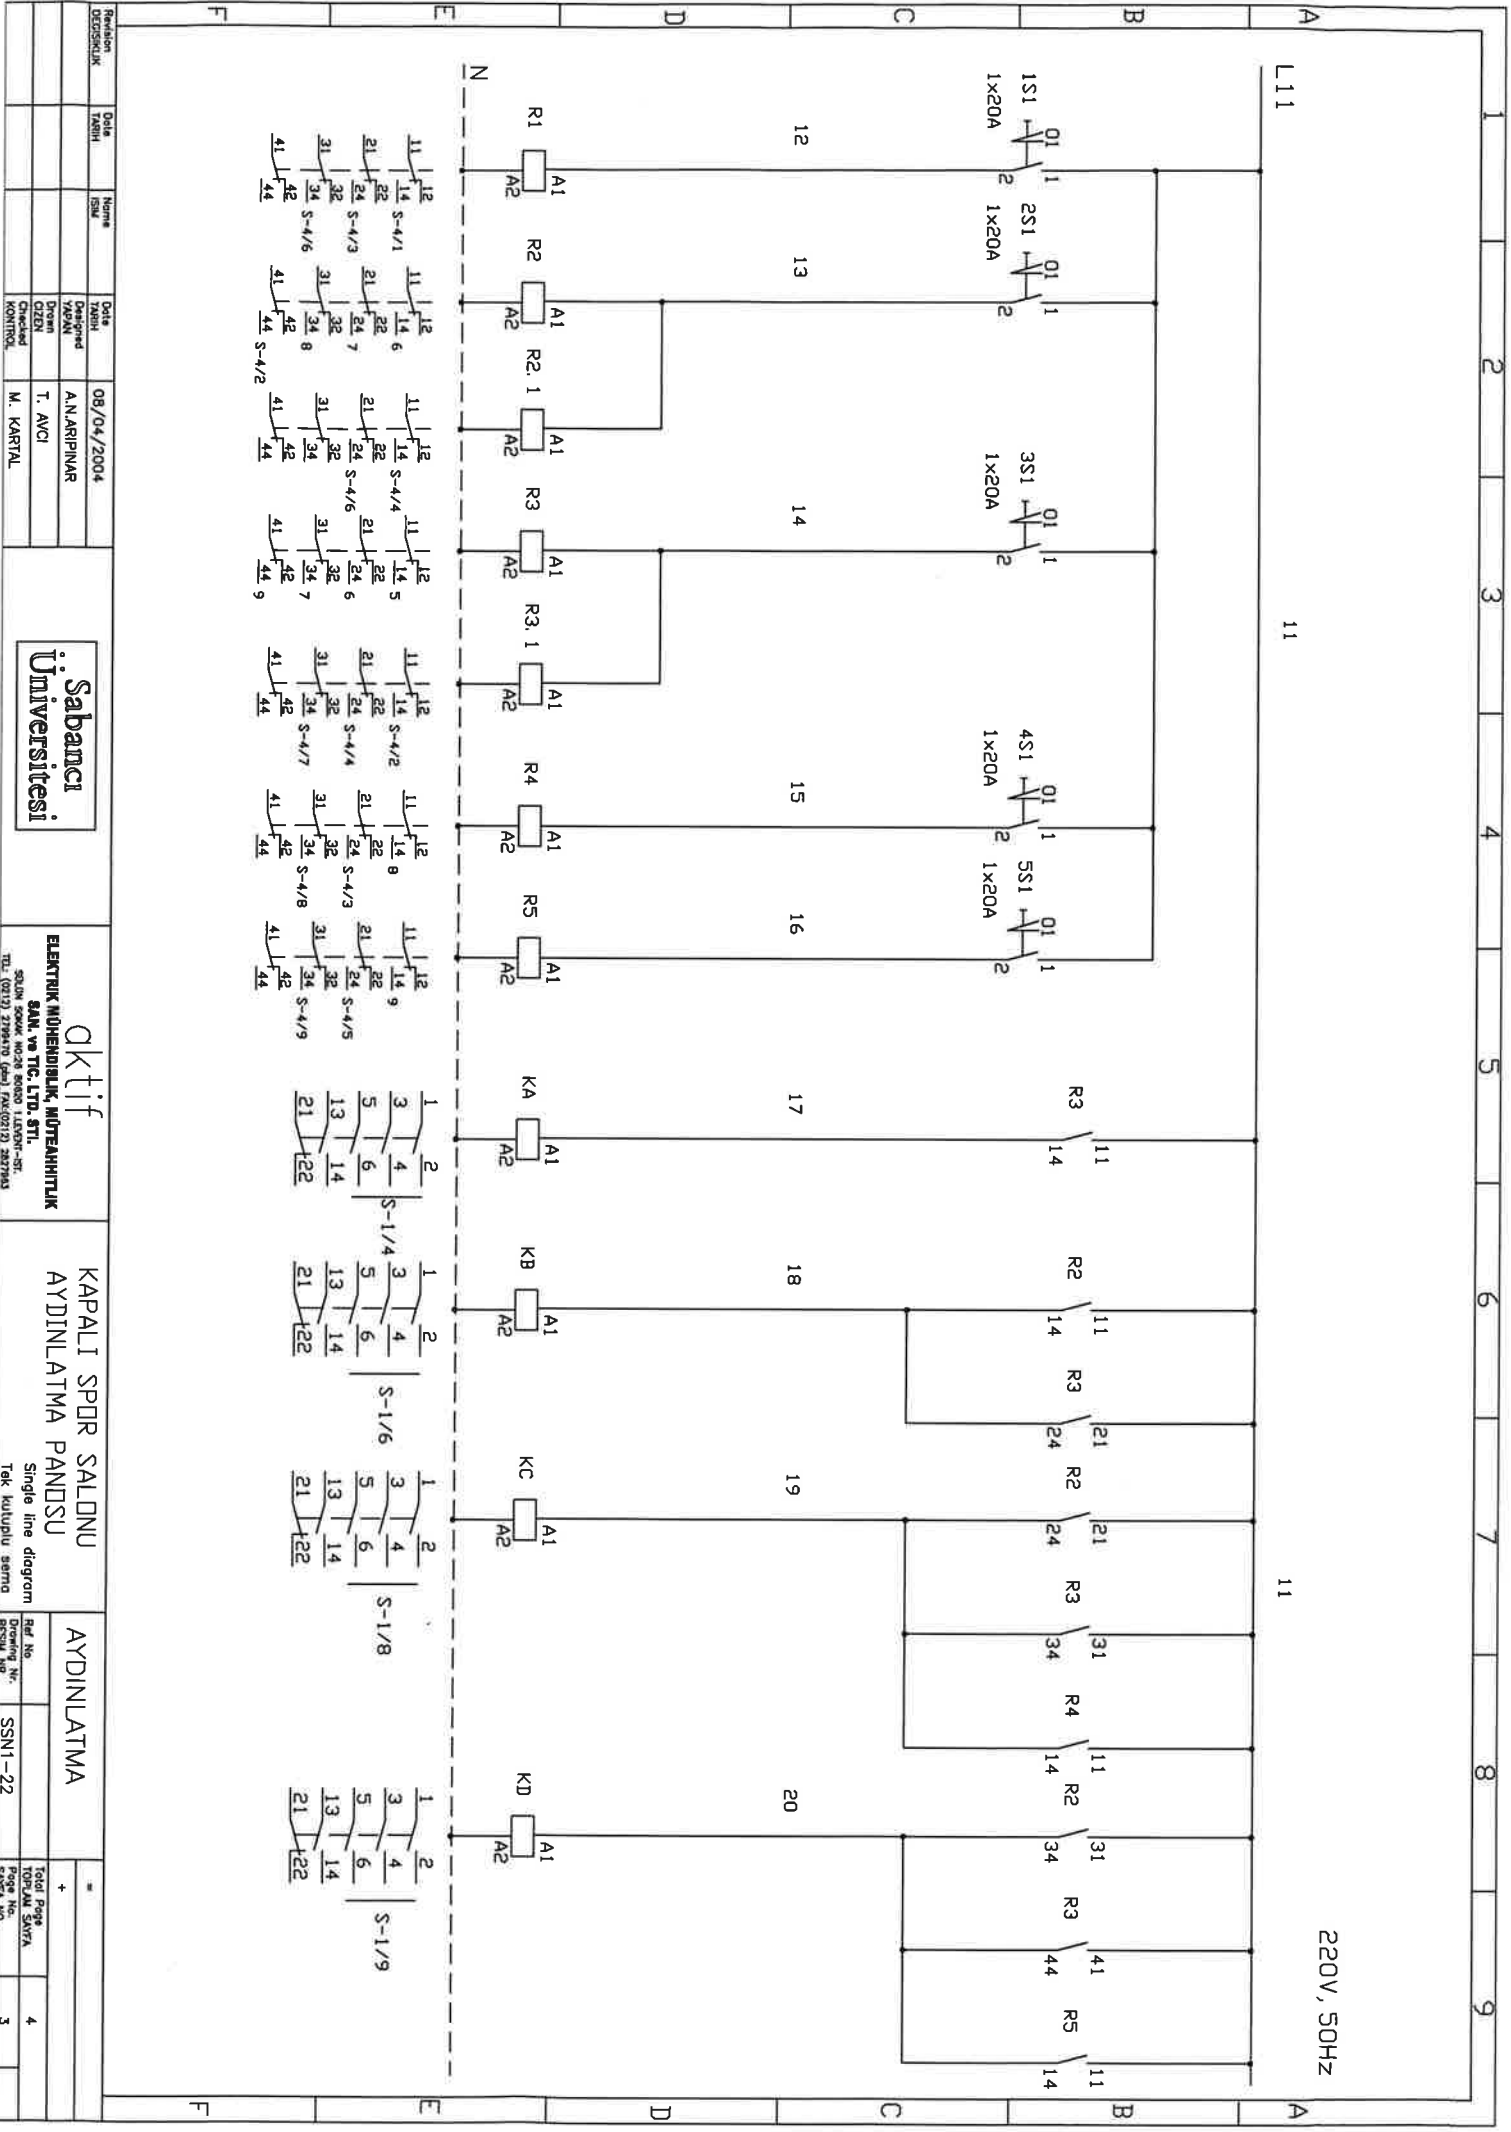


Revizyon	Tarih	Numre	Tarih	Yapılan İşlem
01	08/04/2004			Yapılan İşlem
02				Yapılan İşlem
03				Yapılan İşlem
04				Yapılan İşlem
05				Yapılan İşlem
06				Yapılan İşlem
07				Yapılan İşlem
08				Yapılan İşlem
09				Yapılan İşlem
10				Yapılan İşlem
11				Yapılan İşlem
12				Yapılan İşlem
13				Yapılan İşlem
14				Yapılan İşlem
15				Yapılan İşlem
16				Yapılan İşlem
17				Yapılan İşlem
18				Yapılan İşlem
19				Yapılan İşlem
20				Yapılan İşlem

**Sabancı**  
**Üniversitesi**

**aktif**  
**ELEKTRİK MÜHÜRÜMLÜK, MÜTEAHHİTLİK**  
**ŞAH. VE TIC. LTD. ŞTİ.**  
 SOĞUK SOĞUK MÜHÜR MÜHÜR LİNGERİ-ŞTİ.  
 TEL: (0212) 2794110 (Geni) FAKS: (0212) 2877493

**KAPALI SPOR SALONU**  
**AYDINLATMA PANDUSU**  
 Single line diagram  
 Tek katlı olup serme

Revizyon	Tarih	Revizyon	Tarih
01	08/04/2004	01	08/04/2004
02		02	
03		03	
04		04	
05		05	
06		06	
07		07	
08		08	
09		09	
10		10	
11		11	
12		12	
13		13	
14		14	
15		15	
16		16	
17		17	
18		18	
19		19	
20		20	

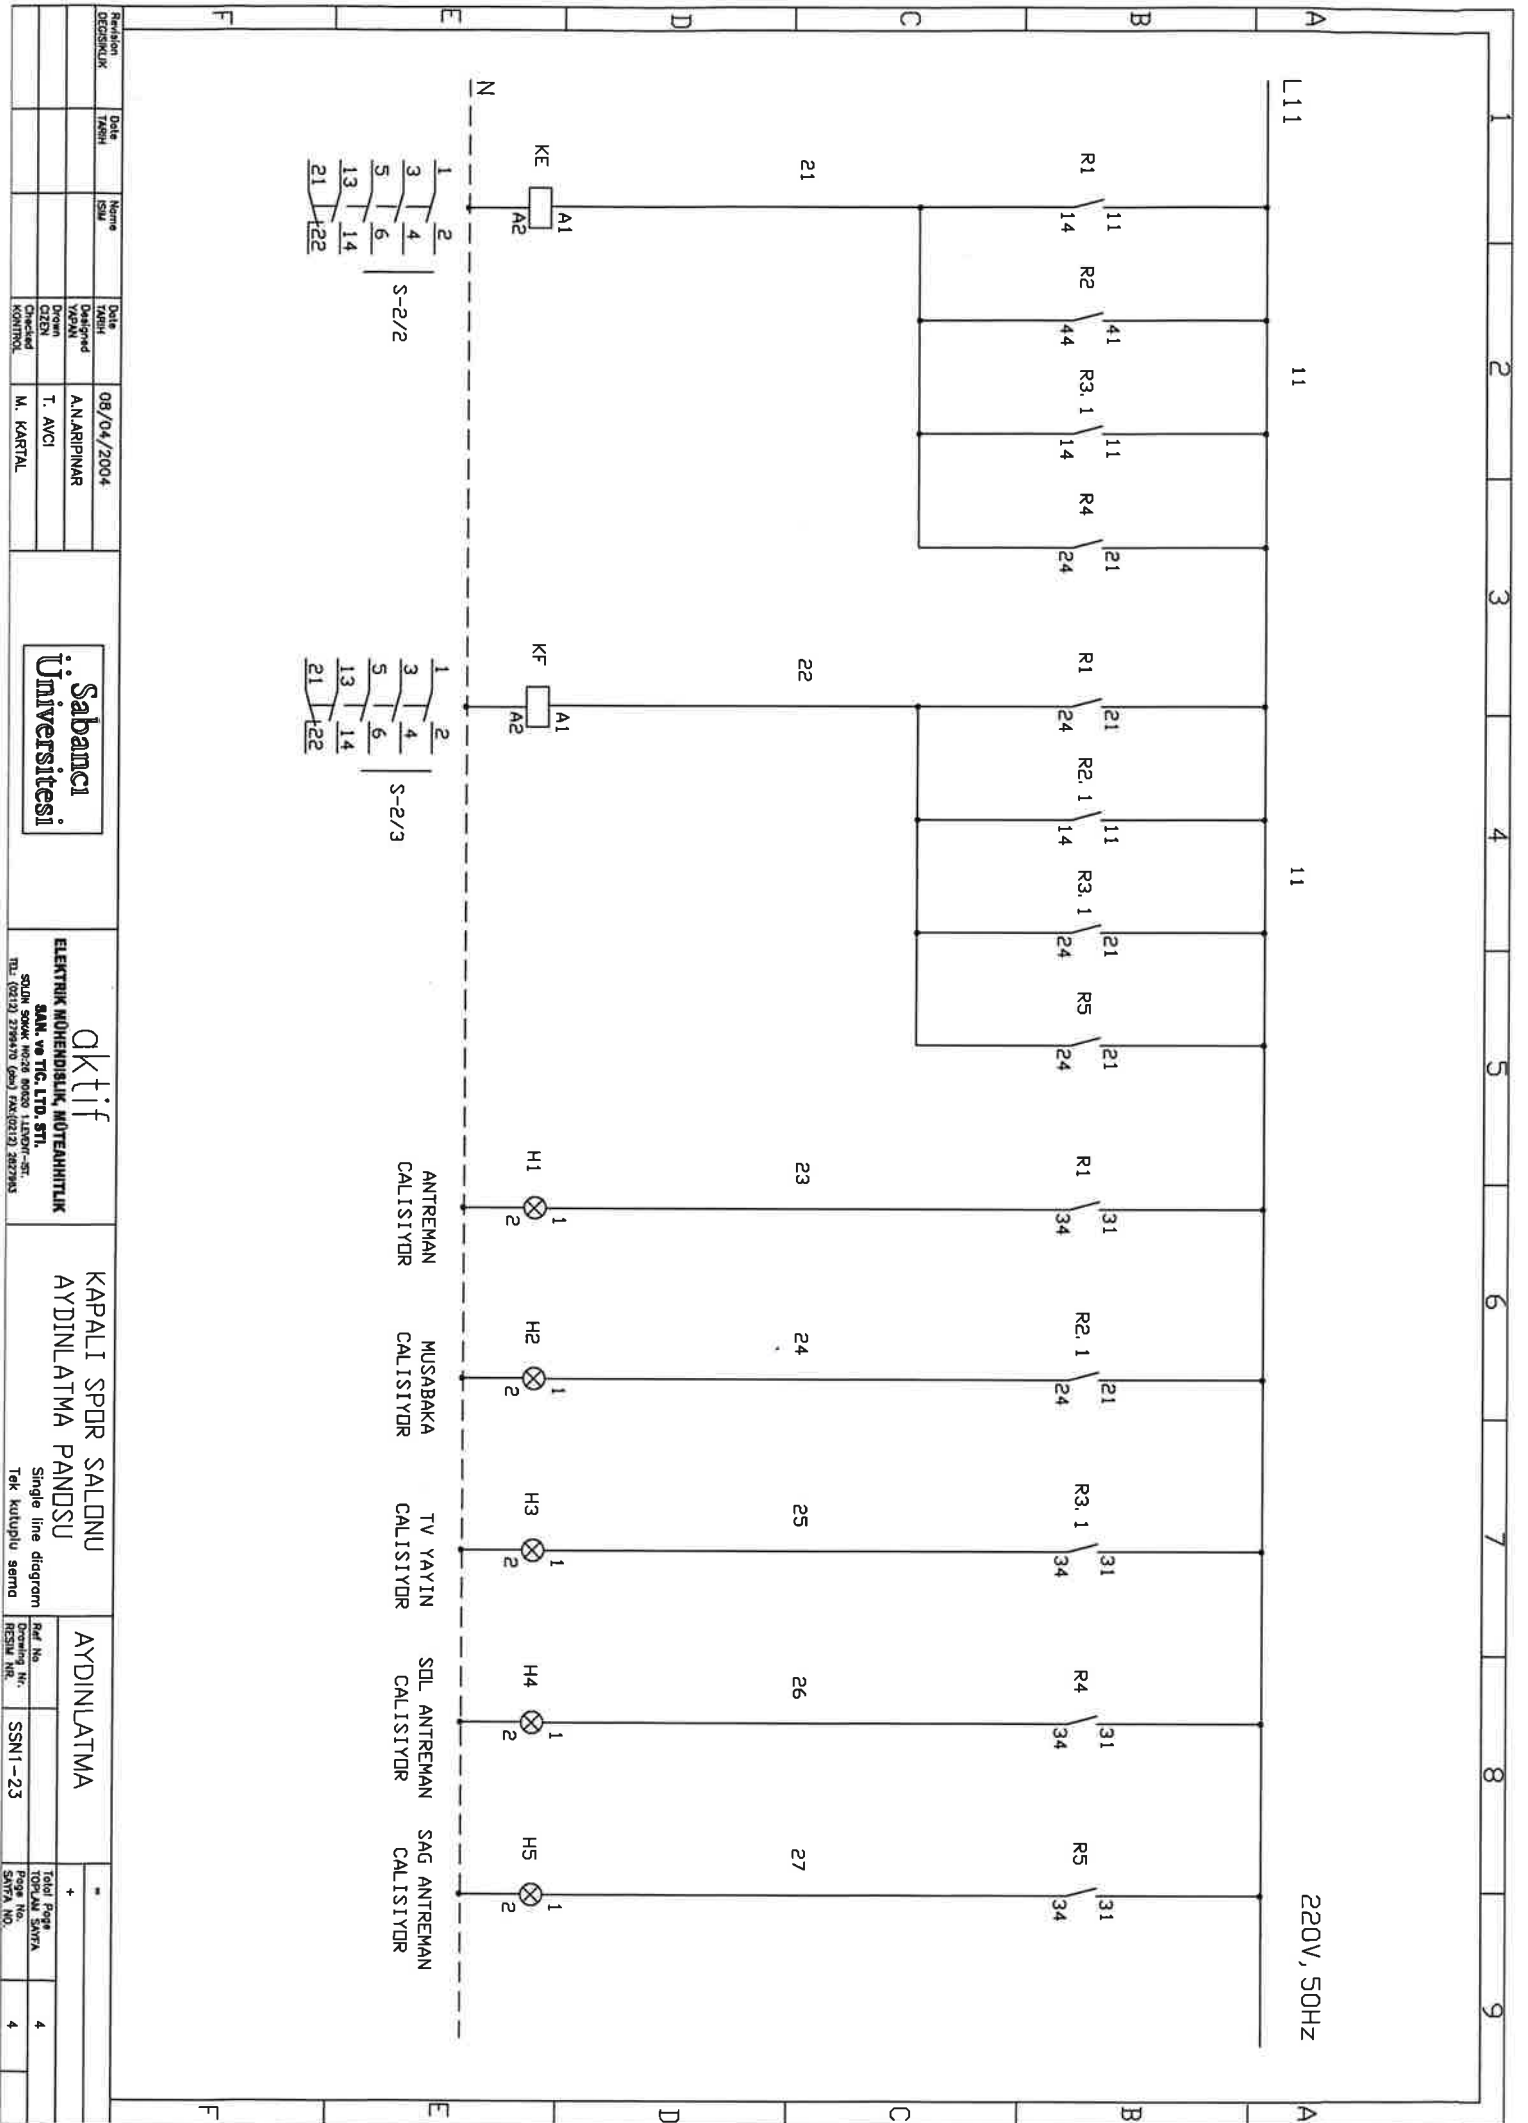

Revision	Date	Name	Date
DESIŞKİMLİK	TAHİRİ	RESİM	TABİRİ

Designed	Date	Checked
A.N.ARIPINAR	08/04/2004	İSARTIROL
Drawn		
ÖZGEN		
Checked		
İSARTIROL		

Designed	Date	Checked
A.N.ARIPINAR	08/04/2004	İSARTIROL
Drawn		
ÖZGEN		
Checked		
İSARTIROL		

Designed	Date	Checked
A.N.ARIPINAR	08/04/2004	İSARTIROL
Drawn		
ÖZGEN		
Checked		
İSARTIROL		

Ref. No.	Drawing Nr.	SSNI-23